


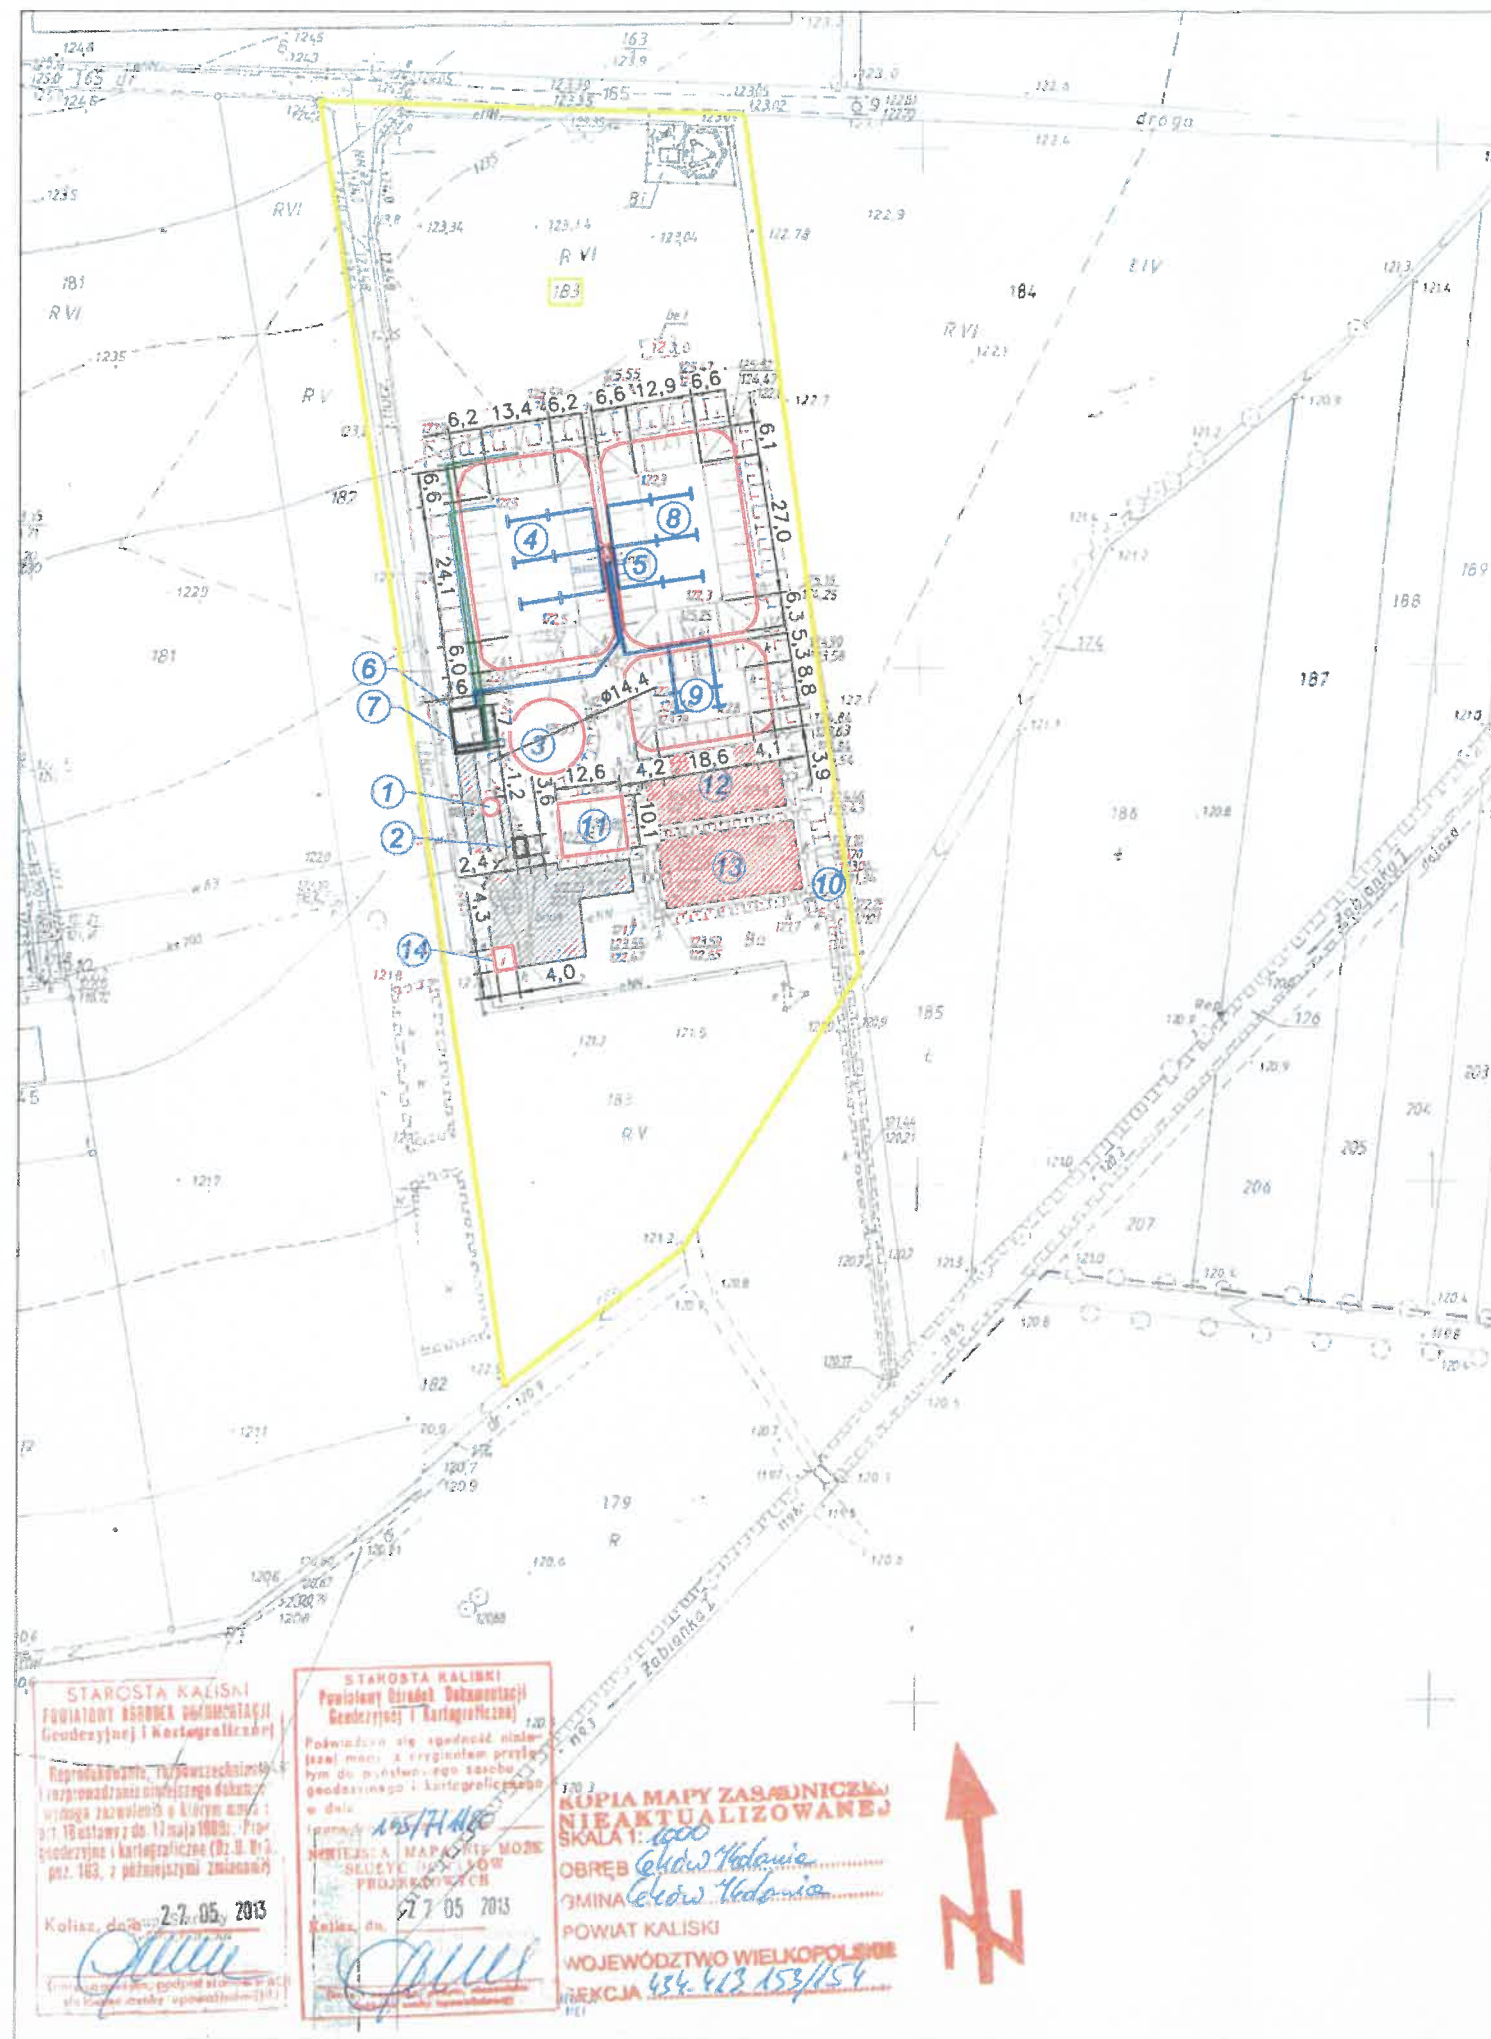

LEGENDA

Wykaz obiektów

- Obiekt nr 1 - Przepompownia z kratą kosзовą - przebudowa
- Obiekt nr 2 - Stacja zlewczna ścieków dowożonych - projektowana
- Obiekt nr 3 - Osadnik gnilny - istniejący
- Obiekt nr 4 - Staw napowietrzany I° - przebudowa
- Obiekt nr 5 - Stacja dmuchaw - przebudowa
- Obiekt nr 6 - Zbiornik złoża z napowietrzaniem - projektowany
- Obiekt nr 7 - Osadnik wtórny - projektowany
- Obiekt nr 8 - Staw napowietrzany II° - przebudowa
- Obiekt nr 9 - Staw sedymentacyjny - przebudowa
- Obiekt nr 10 - Komora pomiarowa - istniejąca
- Obiekt nr 11 - Poletko osadowe - przebudowa
- Obiekt nr 12 - Poletko trzcinowe - likwidacja
- Obiekt nr 13 - Poletko trzcinowe - likwidacja
- Obiekt nr 14 - Budynek techniczno-socjalny - przebudowa

OB nr 4 Staw napowietrzany I°
powierzchnia górna wypełnienia - 864 m²
pojemność - 2073,6 m³

OB nr 8 Staw napowietrzany II°
powierzchnia górna wypełnienia - 860 m²
pojemność - 2064,0 m³

OB nr 9 Staw sedymentacyjny
powierzchnia górna wypełnienia - 367 m²
pojemność - 513,8 m³

— GRANICA DZIAŁKI

▬ OBIEKTY NOWOPROJEKTOWANE

▬ OBIEKTY ISTNIEJĄCE

▬ OBIEKTY LIKWIDOWANE

▬ POWIERZCHNIA UTWARDZEŃ - przebudowa, rozbudowa

Autor opracowania PPHU SADEKO Mirosław Nowak Piotrów 5A 99-200 Poddębice		Stadium konceptcja
Nazwa opracowania Rozbudowa i przebudowa oczyszczalni ścieków w Cekowie-Kolonii		
Adres obiektu 62-834 Ceków, dz. nr ewid. 183 obr. Ceków-Kolonia [0003] w jednostce ewidencyjnej Ceków-Kolonia [180704_4]		Data 01. 2021
Inwestor Gmina Ceków – Kolonia, Ceków – Kolonia 51, 62-834 Ceków		
Nazwa opracowania Technologia		Skala 1:1000
Tytuł rysunku Plan Zagospodarowania terenu		
Projektował mgr inż. Łukasz Trawiński upr. nr WKP/0420/PWOS/16 spec. Instalacyjno-Inżynierska	Podpis	Nr rys. PZT
Sprawił mgr inż. Andrzej Maliński upr. nr WKP/0253/PWOS/05 spec. Instalacyjno-Inżynierska	Podpis	